

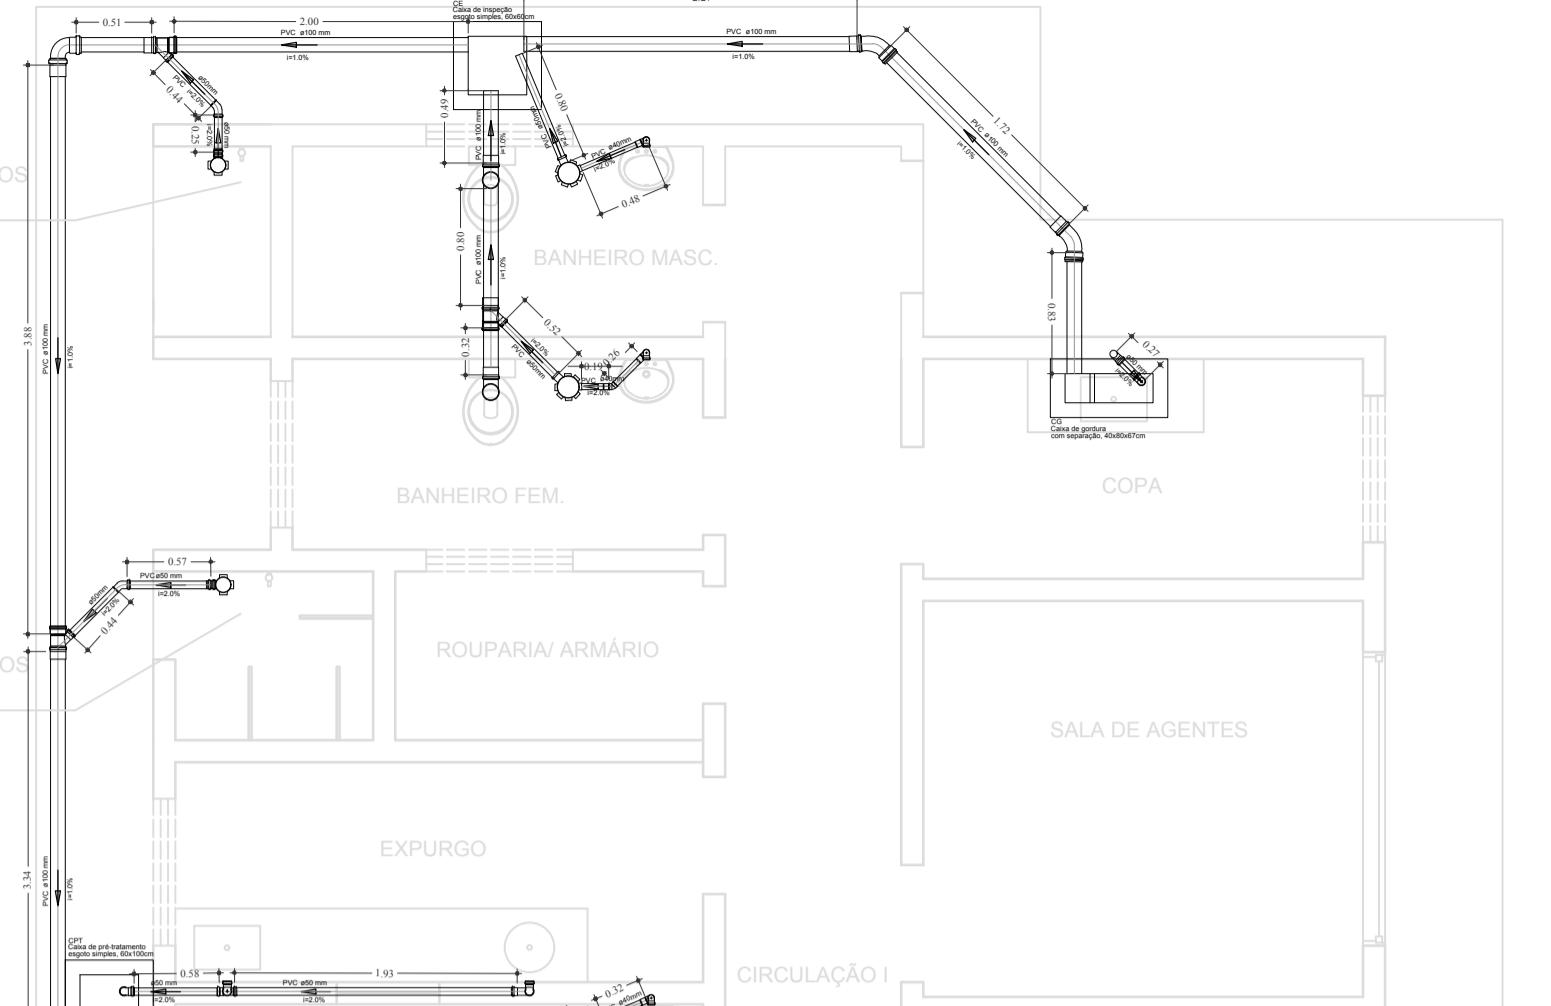


CAIXA DE GORDURA SIMPLES EM CONCRETO (VISTA EM CORTE)

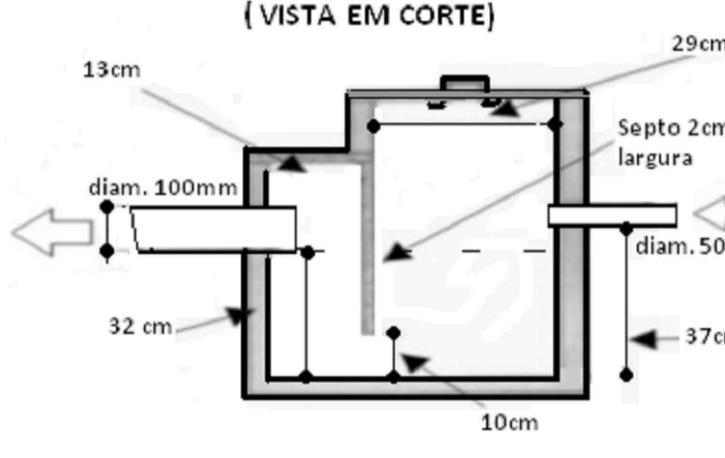

C:\Users\USURIO~2\AppData\Local\Temp\LigEsgoto_01.jpg

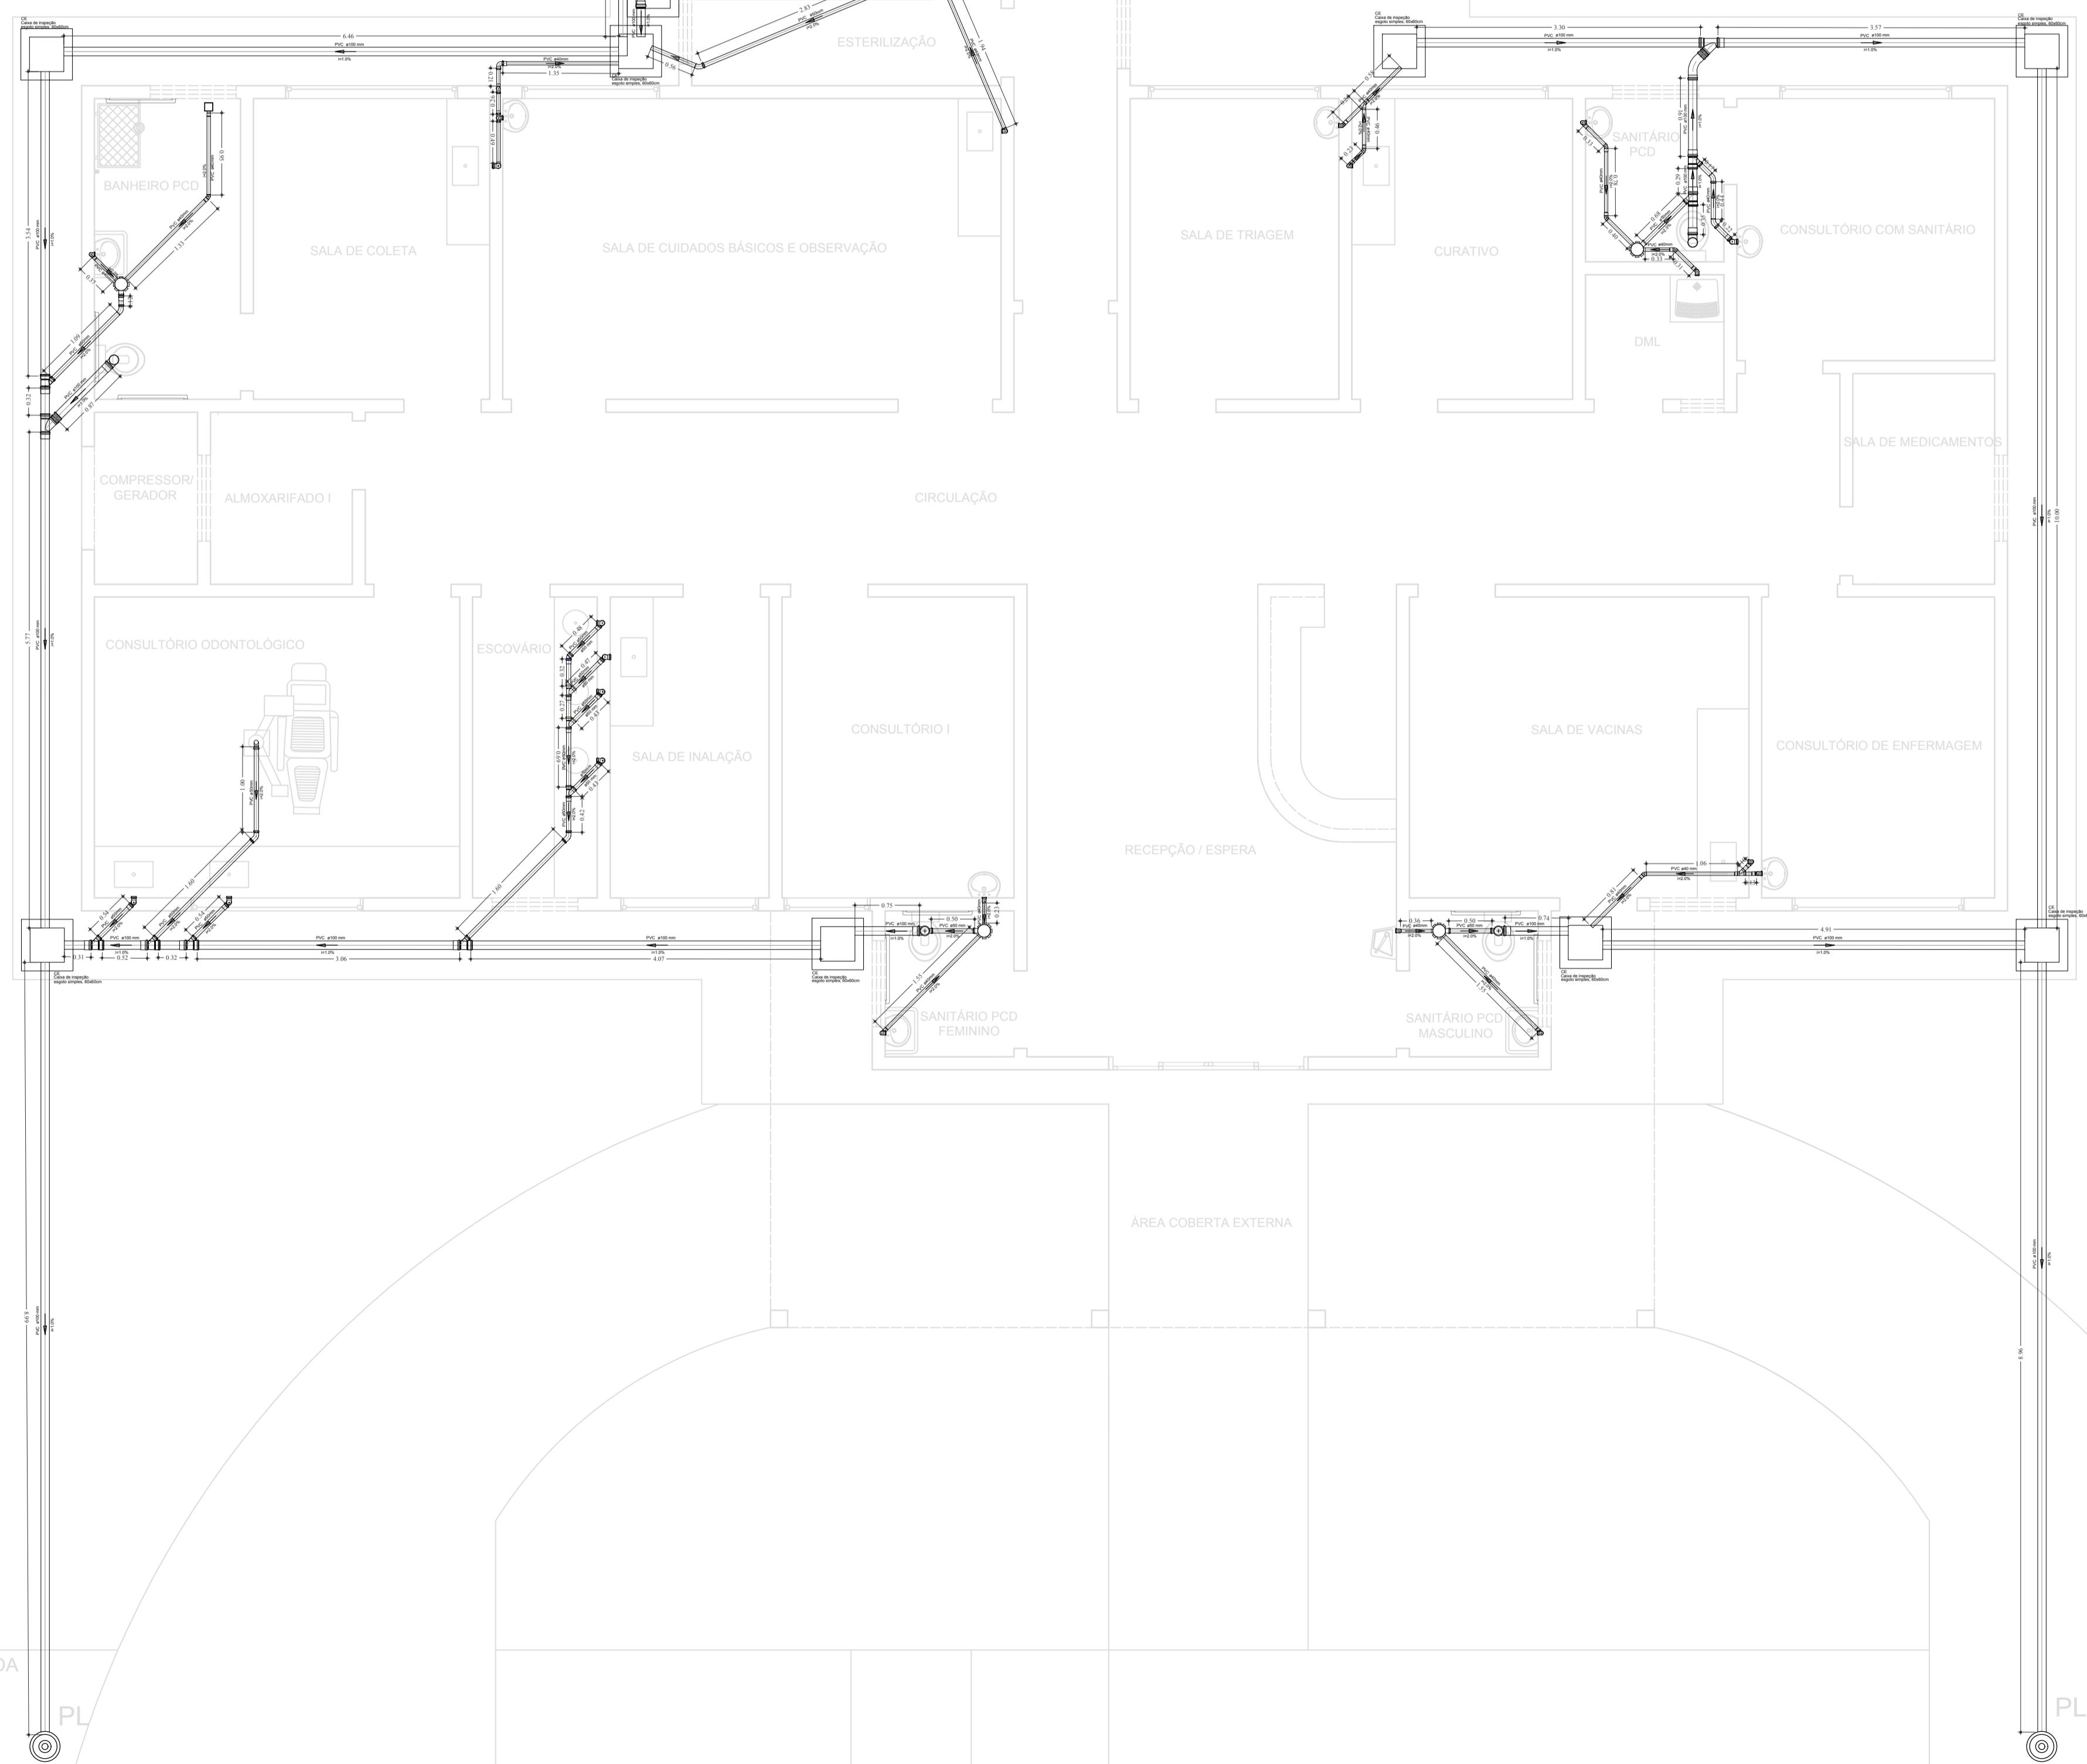


PLANTA BAIXA ESGOTO

ESCALA: 1 / 50

LISTA DE MATERIAIS		
PVC ACESSÓRIOS		
Caixa sifonada	-100x100x50	7 pc
Sifão flexível c/ Adaptador	-1.1/2" - 1.1/2"	27 pc
Ralo sifonada	-100x40	1 pc
PVC ESGOTO		
Curva 45 longa com anel	-100 mm	3 pc
Joelho 45 com anel	-50 mm	8 pc
-40 mm	-40 mm	9 pc
Joelho 90	-100 mm	5 pc
-50 mm	-50 mm	21 pc
-40 mm	-40 mm	38 pc
Joelho 90 c/ visita	-100 mm - 50 mm	2 pc
Junção simples	-100 mm - 50 mm	9 pc
-100 mm- 100 mm	-100 mm - 100 mm	2 pc
-50 mm - 50 mm	-50 mm - 50 mm	3 pc
-40 mm- 40 mm	-40 mm - 40 mm	2 pc
Tubo PVC ponta-bolsa c/ virola - normal	-100 mm - 4"	82,31 m
-50 mm - 2"	-50 mm - 2"	30,33 m
Tubo rígido c/ ponta e bolsa soldável	-40 mm	33,65 m
Tê	-100 x 100 mm	1 pc
	-50 x 50 mm	1 pc

ESGOTO

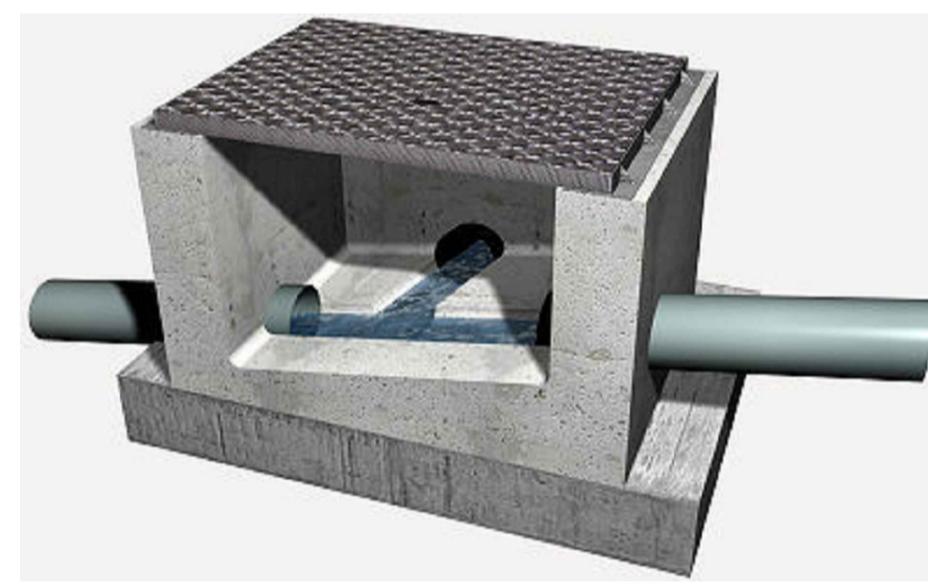

CAIXA DE INSPEÇÃO

SEM ESCALA

NOTAS E OBSERVAÇÕES:

OBS.: - TUBULAÇÃO DE VENTILAÇÃO INSTALADA ATÉ 1 METRO ACIMA DO NÍVEL DO TELHADO.
- TODAS AS CE, CG E CPT TERÃO REBAIXAMENTO NO ACABAMENTO DA TAMPA DE CONCRETO PARA ENCAIXE, A FIM DE MELHORAR A VEDAÇÃO.

ASSINATURAS :

PROPRIETÁRIO :

R.T. :

TÍTULO :

PROJETO HIDRÁULICO ESGOTO SANITÁRIO PARA CONSTRUÇÃO DE UNIDADE BÁSICA DE SAÚDE

LOCAL : RUA DARYC SIMPLICIO PACHECO , S/N - SÃO VICENTE - SANTO ANTONÍO DO AVENTUREIRO - MG.

CONTEÚDO :

PLANTA BAIXA ESGOTO
DETALHES

QUADRO DE ÁREAS :

ÁREA DO TERRENO	= 814,77 M ²
ÁREA DO PAVIMENTO TÉRREO	= 317,98 M ²

Nº ART	1420180000004687764	Nº CONTRATO	9004.903-0019
--------	---------------------	-------------	---------------

PROPRIETÁRIO : PREFEITURA MUNICIPAL DE SANTO ANTONÍO DO AVENTUREIRO - CNPJ 17.710.476/0001-19

PRANCHAS :	01 / 01	FORMATO :	A1 INTERNACIONAL	ESCALAS :	INDICADAS	DATA :	JULHO / 2018
------------	---------	-----------	------------------	-----------	-----------	--------	--------------